



# BAÑOS PLANTA BAJA

NOVIEM. 2005	PROPUESTA DE ORDENACION VOLUMETRICA COLEGIO AMOR DE DIOS. AVDA. MARCONI Nº 9. CADIZ.
	PROMOTOR: COLEGIO AMOR DE DIOS (CADIZ).
ESCALA 1:250	ARQUITECTO: JOSE IGNACIO FERNANDEZ-PUJOL CABRERA. 
03	ESTADO ACTUAL / PLANTA BAJA

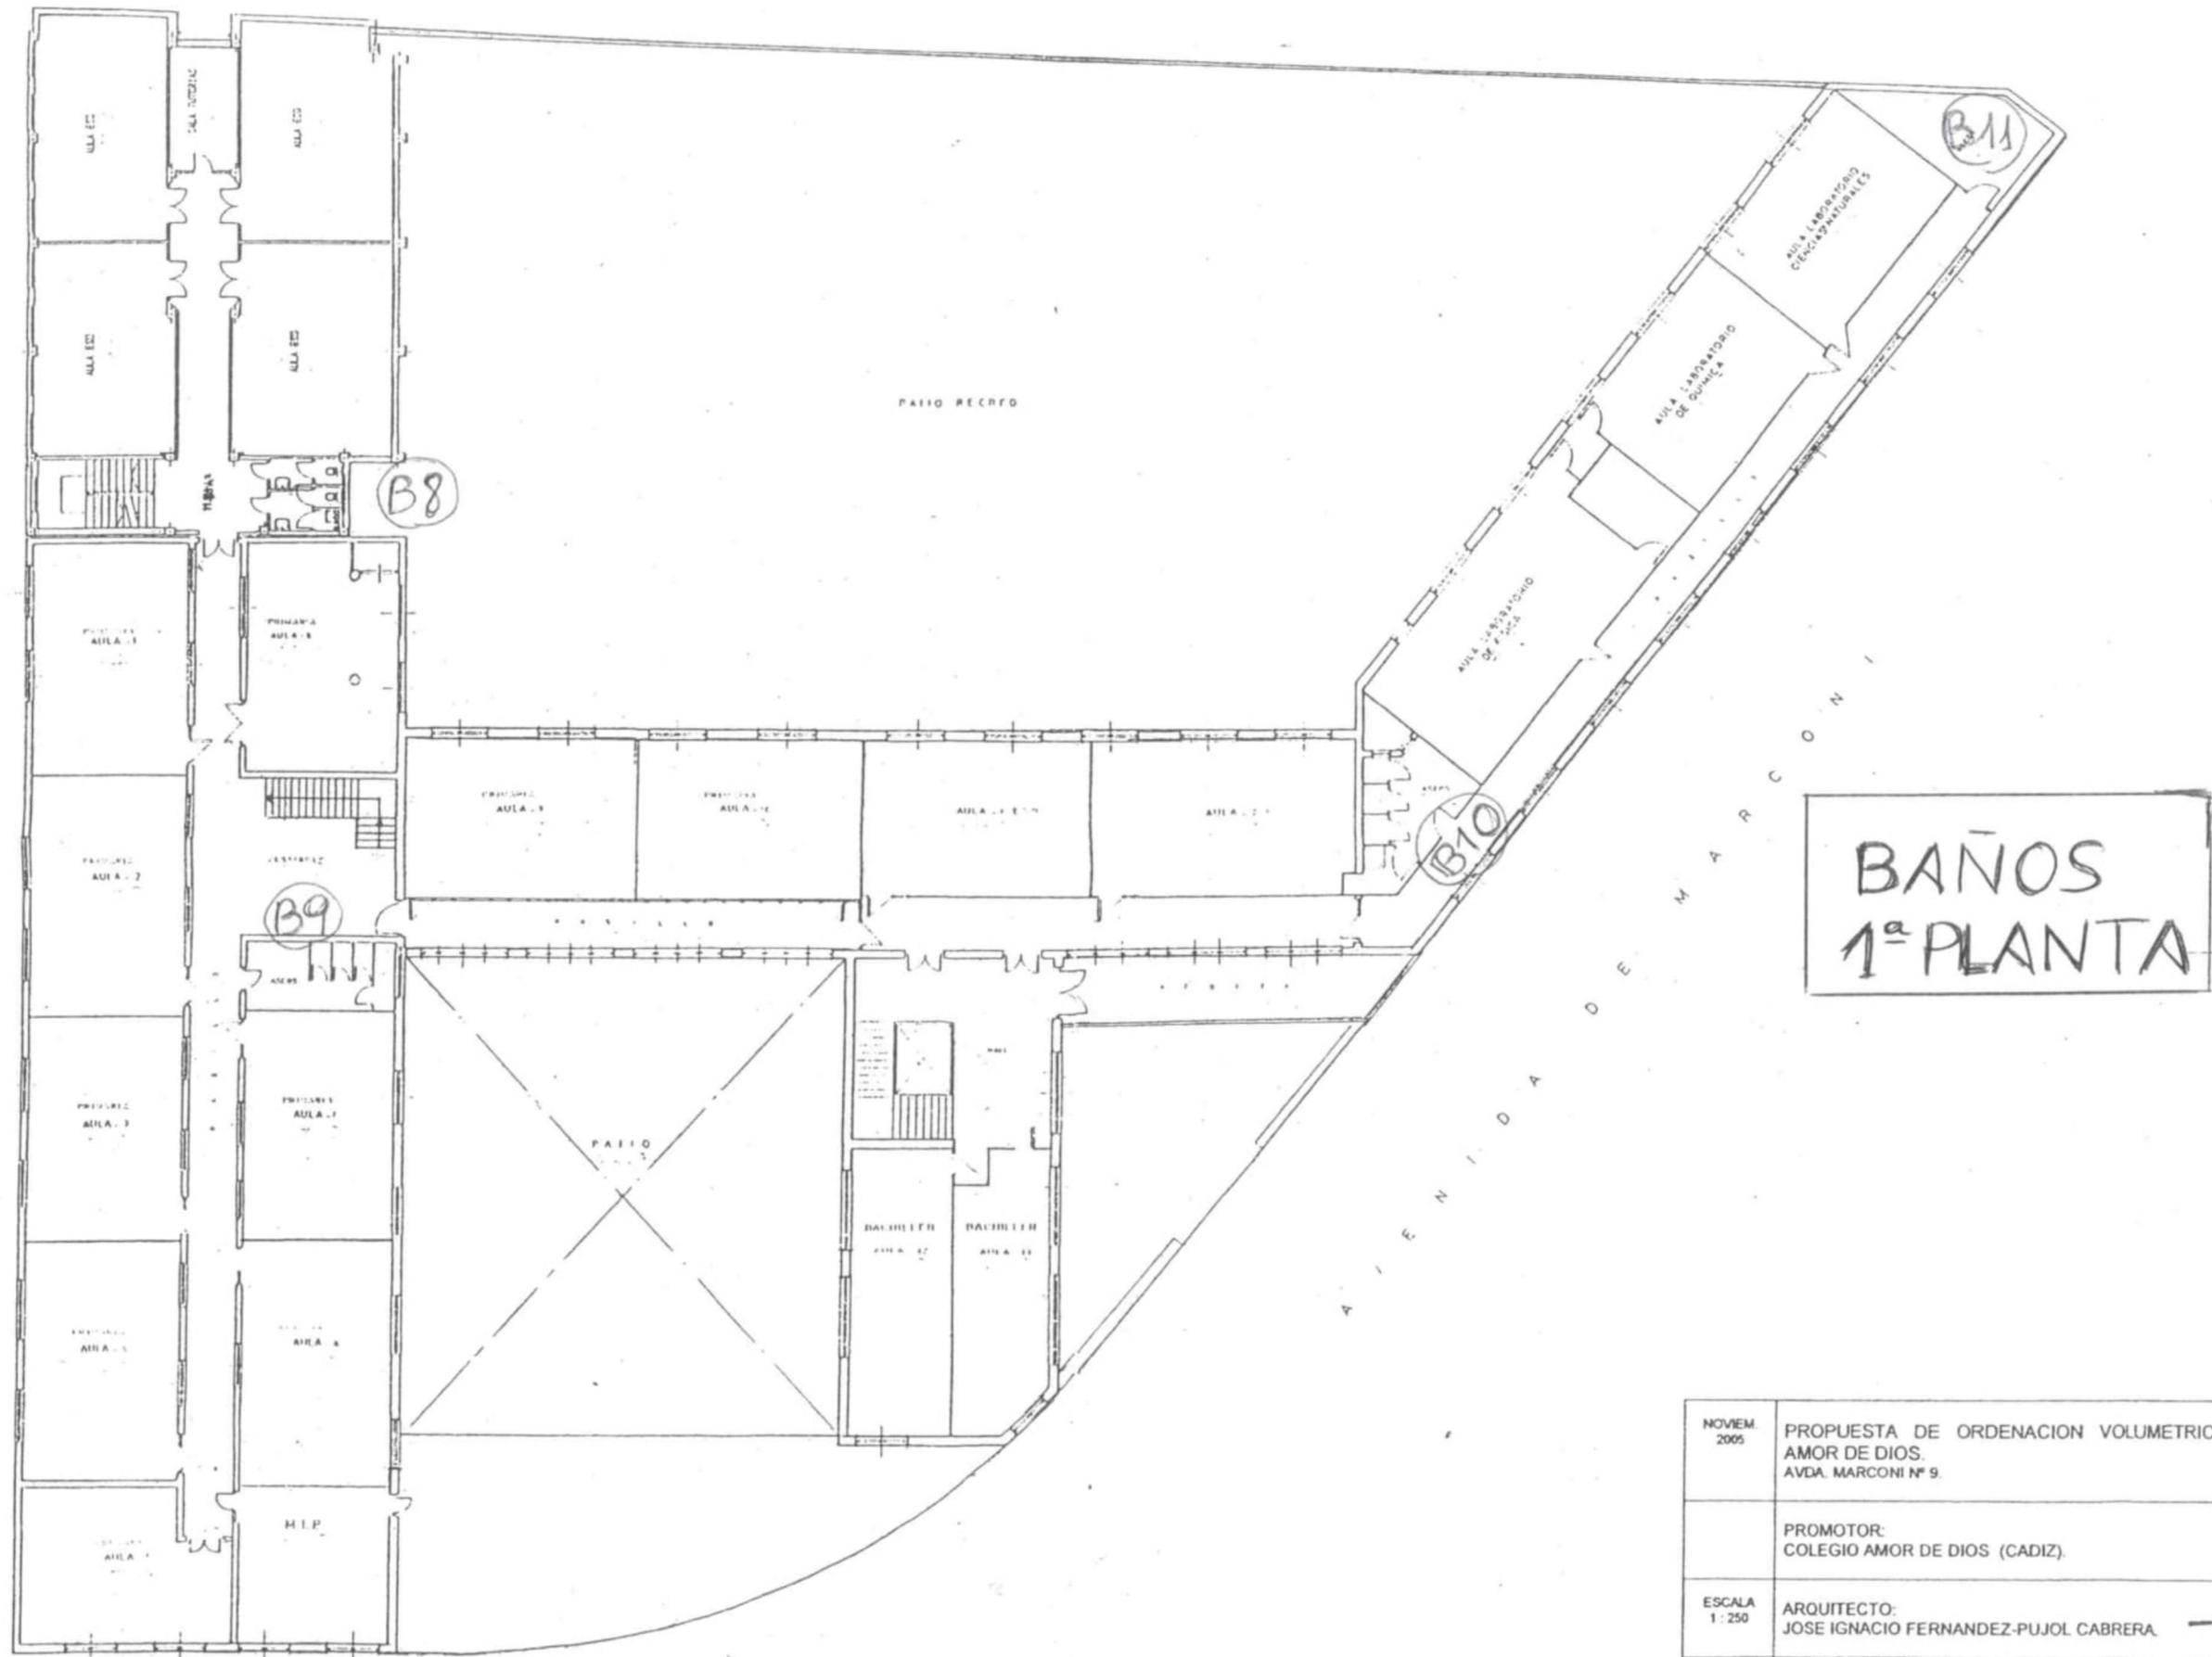


**BAÑOS  
1ª PLANTA**

NOVIEM. 2005	PROPUESTA DE ORDENACION VOLUMETRICA COLEGIO AMOR DE DIOS. AVDA. MARCONI Nº 9. CADIZ.
	PROMOTOR: COLEGIO AMOR DE DIOS (CADIZ).
ESCALA 1 : 250	ARQUITECTO: JOSE IGNACIO FERNANDEZ-PUJOL CABRERA.
04	ESTADO ACTUAL / PLANTA PRIMERA

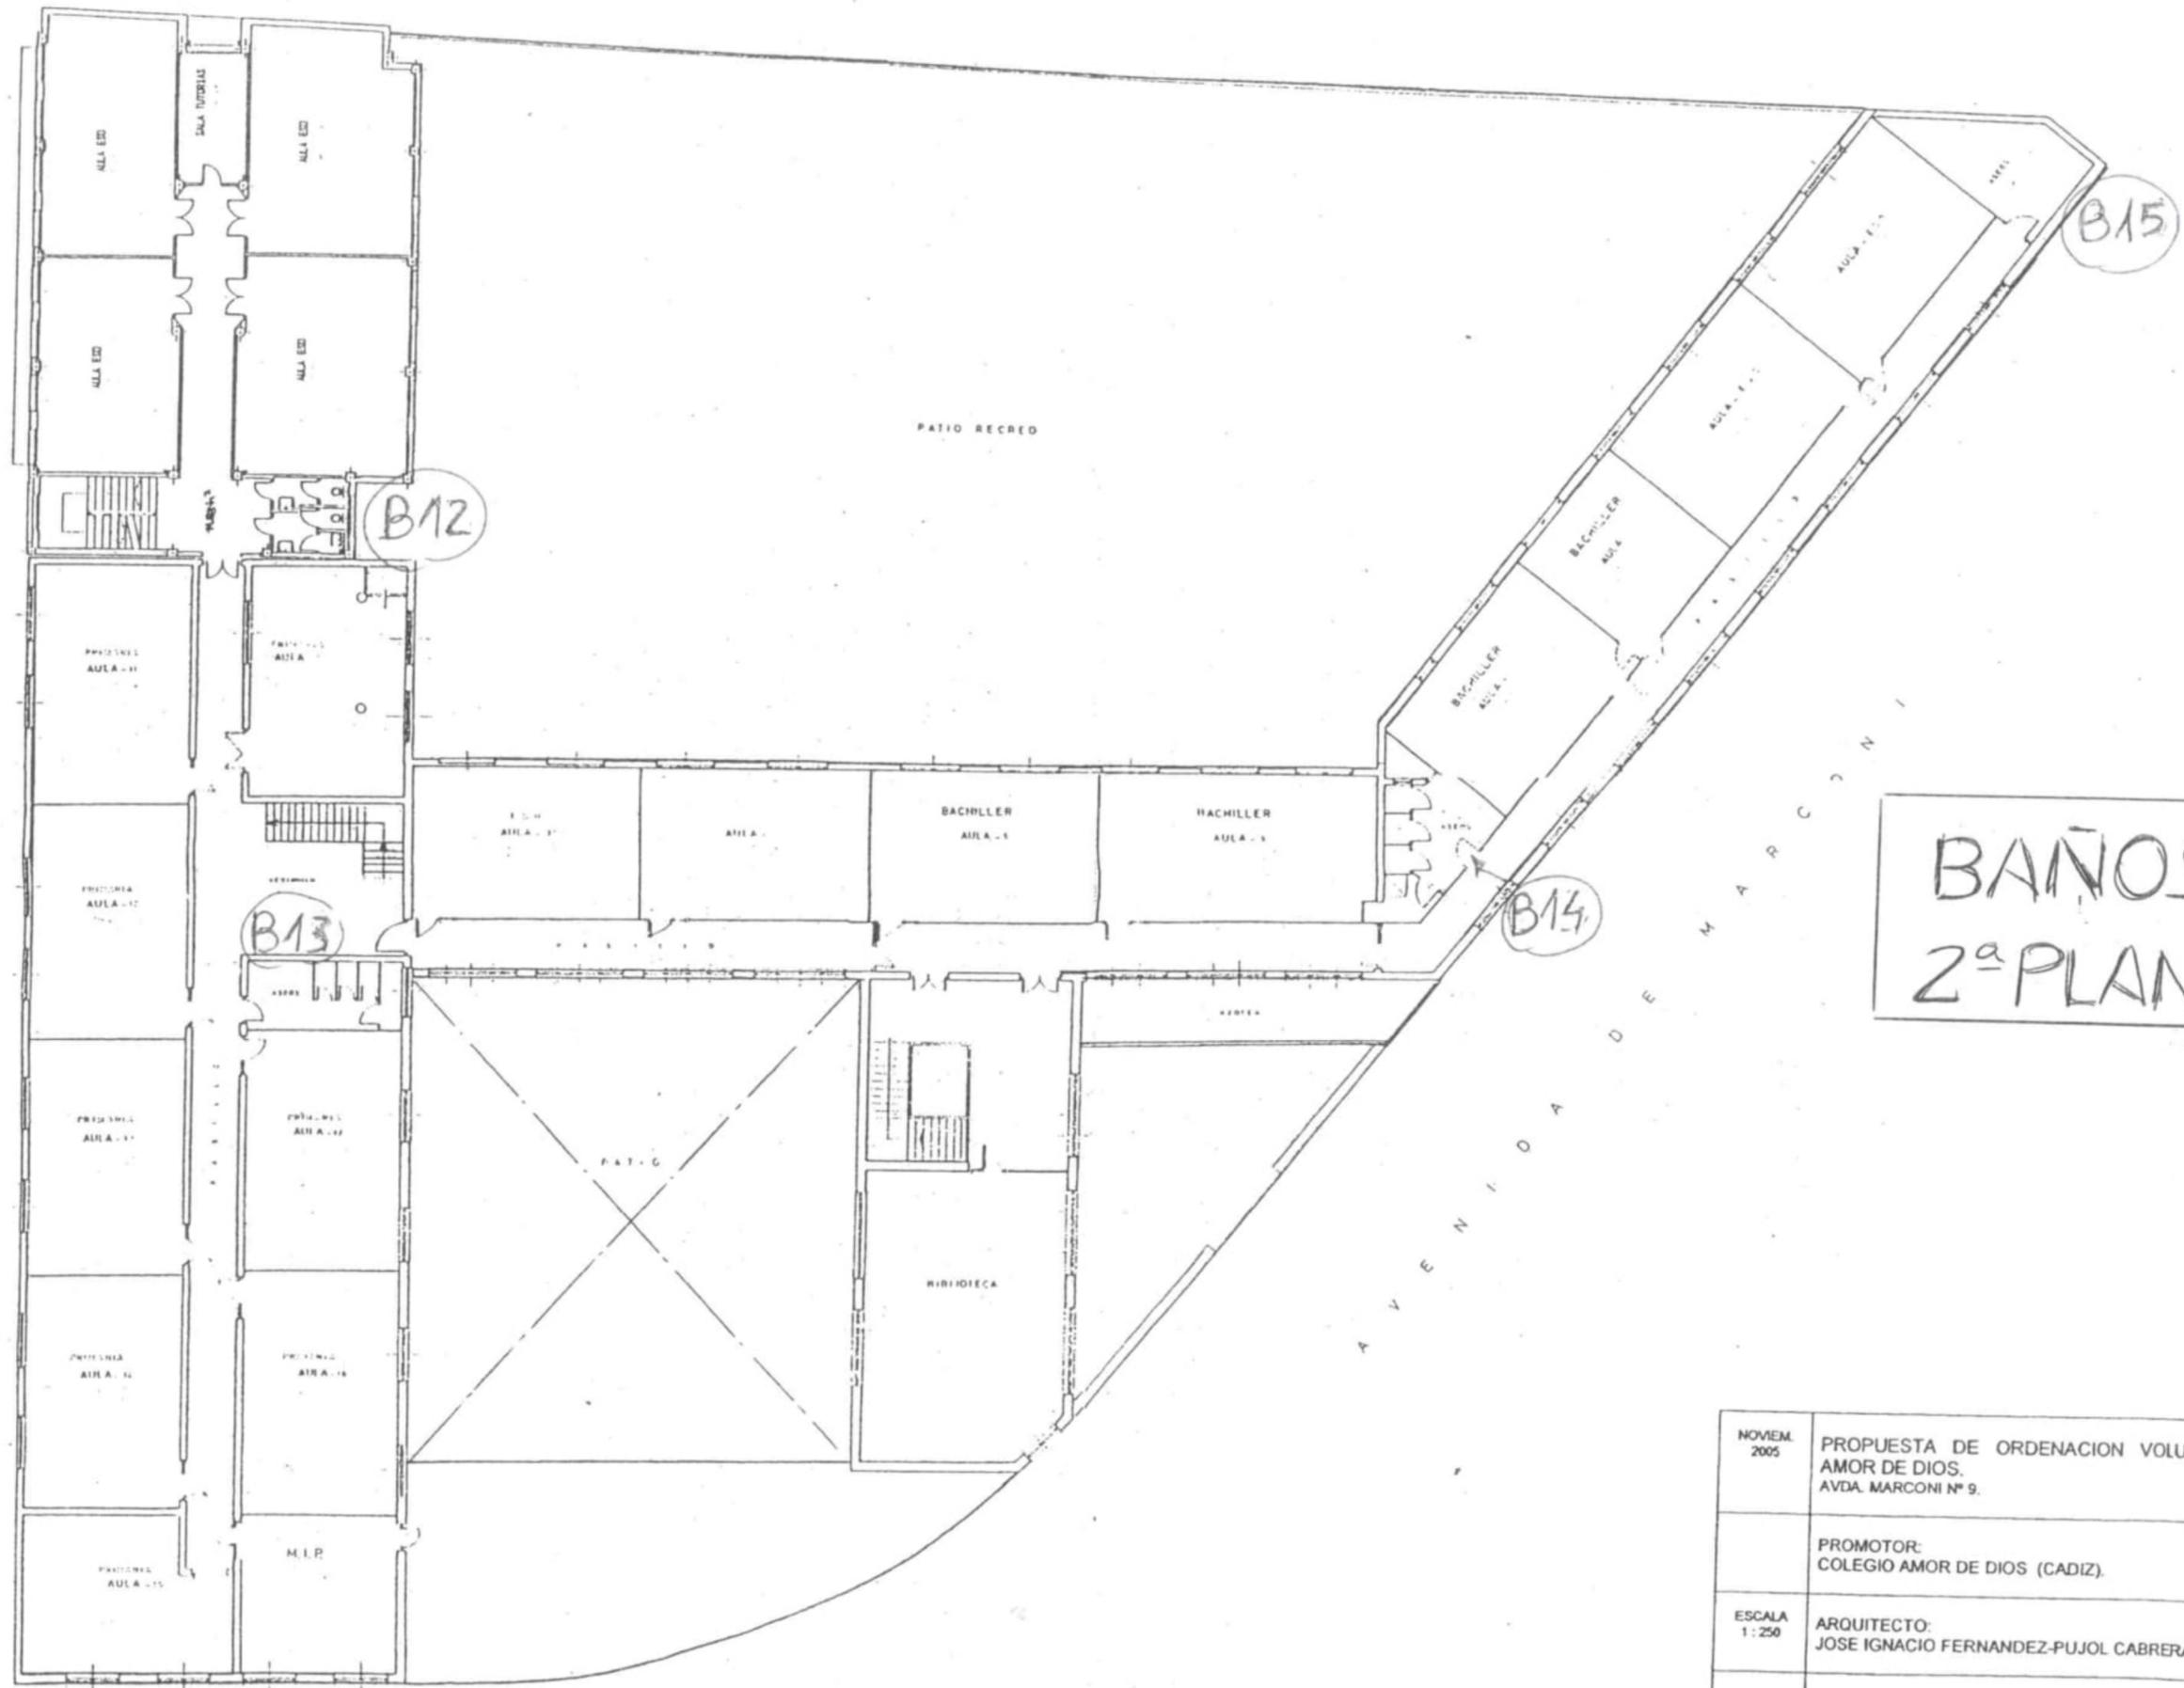

BAÑOS  
2ª PLANTA

NOVIEM. 2005	PROPUESTA DE ORDENACION VOLUMETRICA COLEGIO AMOR DE DIOS. AVDA. MARCONI Nº 9. CADIZ.
	PROMOTOR: COLEGIO AMOR DE DIOS (CADIZ).
ESCALA 1:250	ARQUITECTO: JOSE IGNACIO FERNANDEZ-PUJOL CABRERA. 
05	ESTADO ACTUAL / PLANTA SEGUNDA

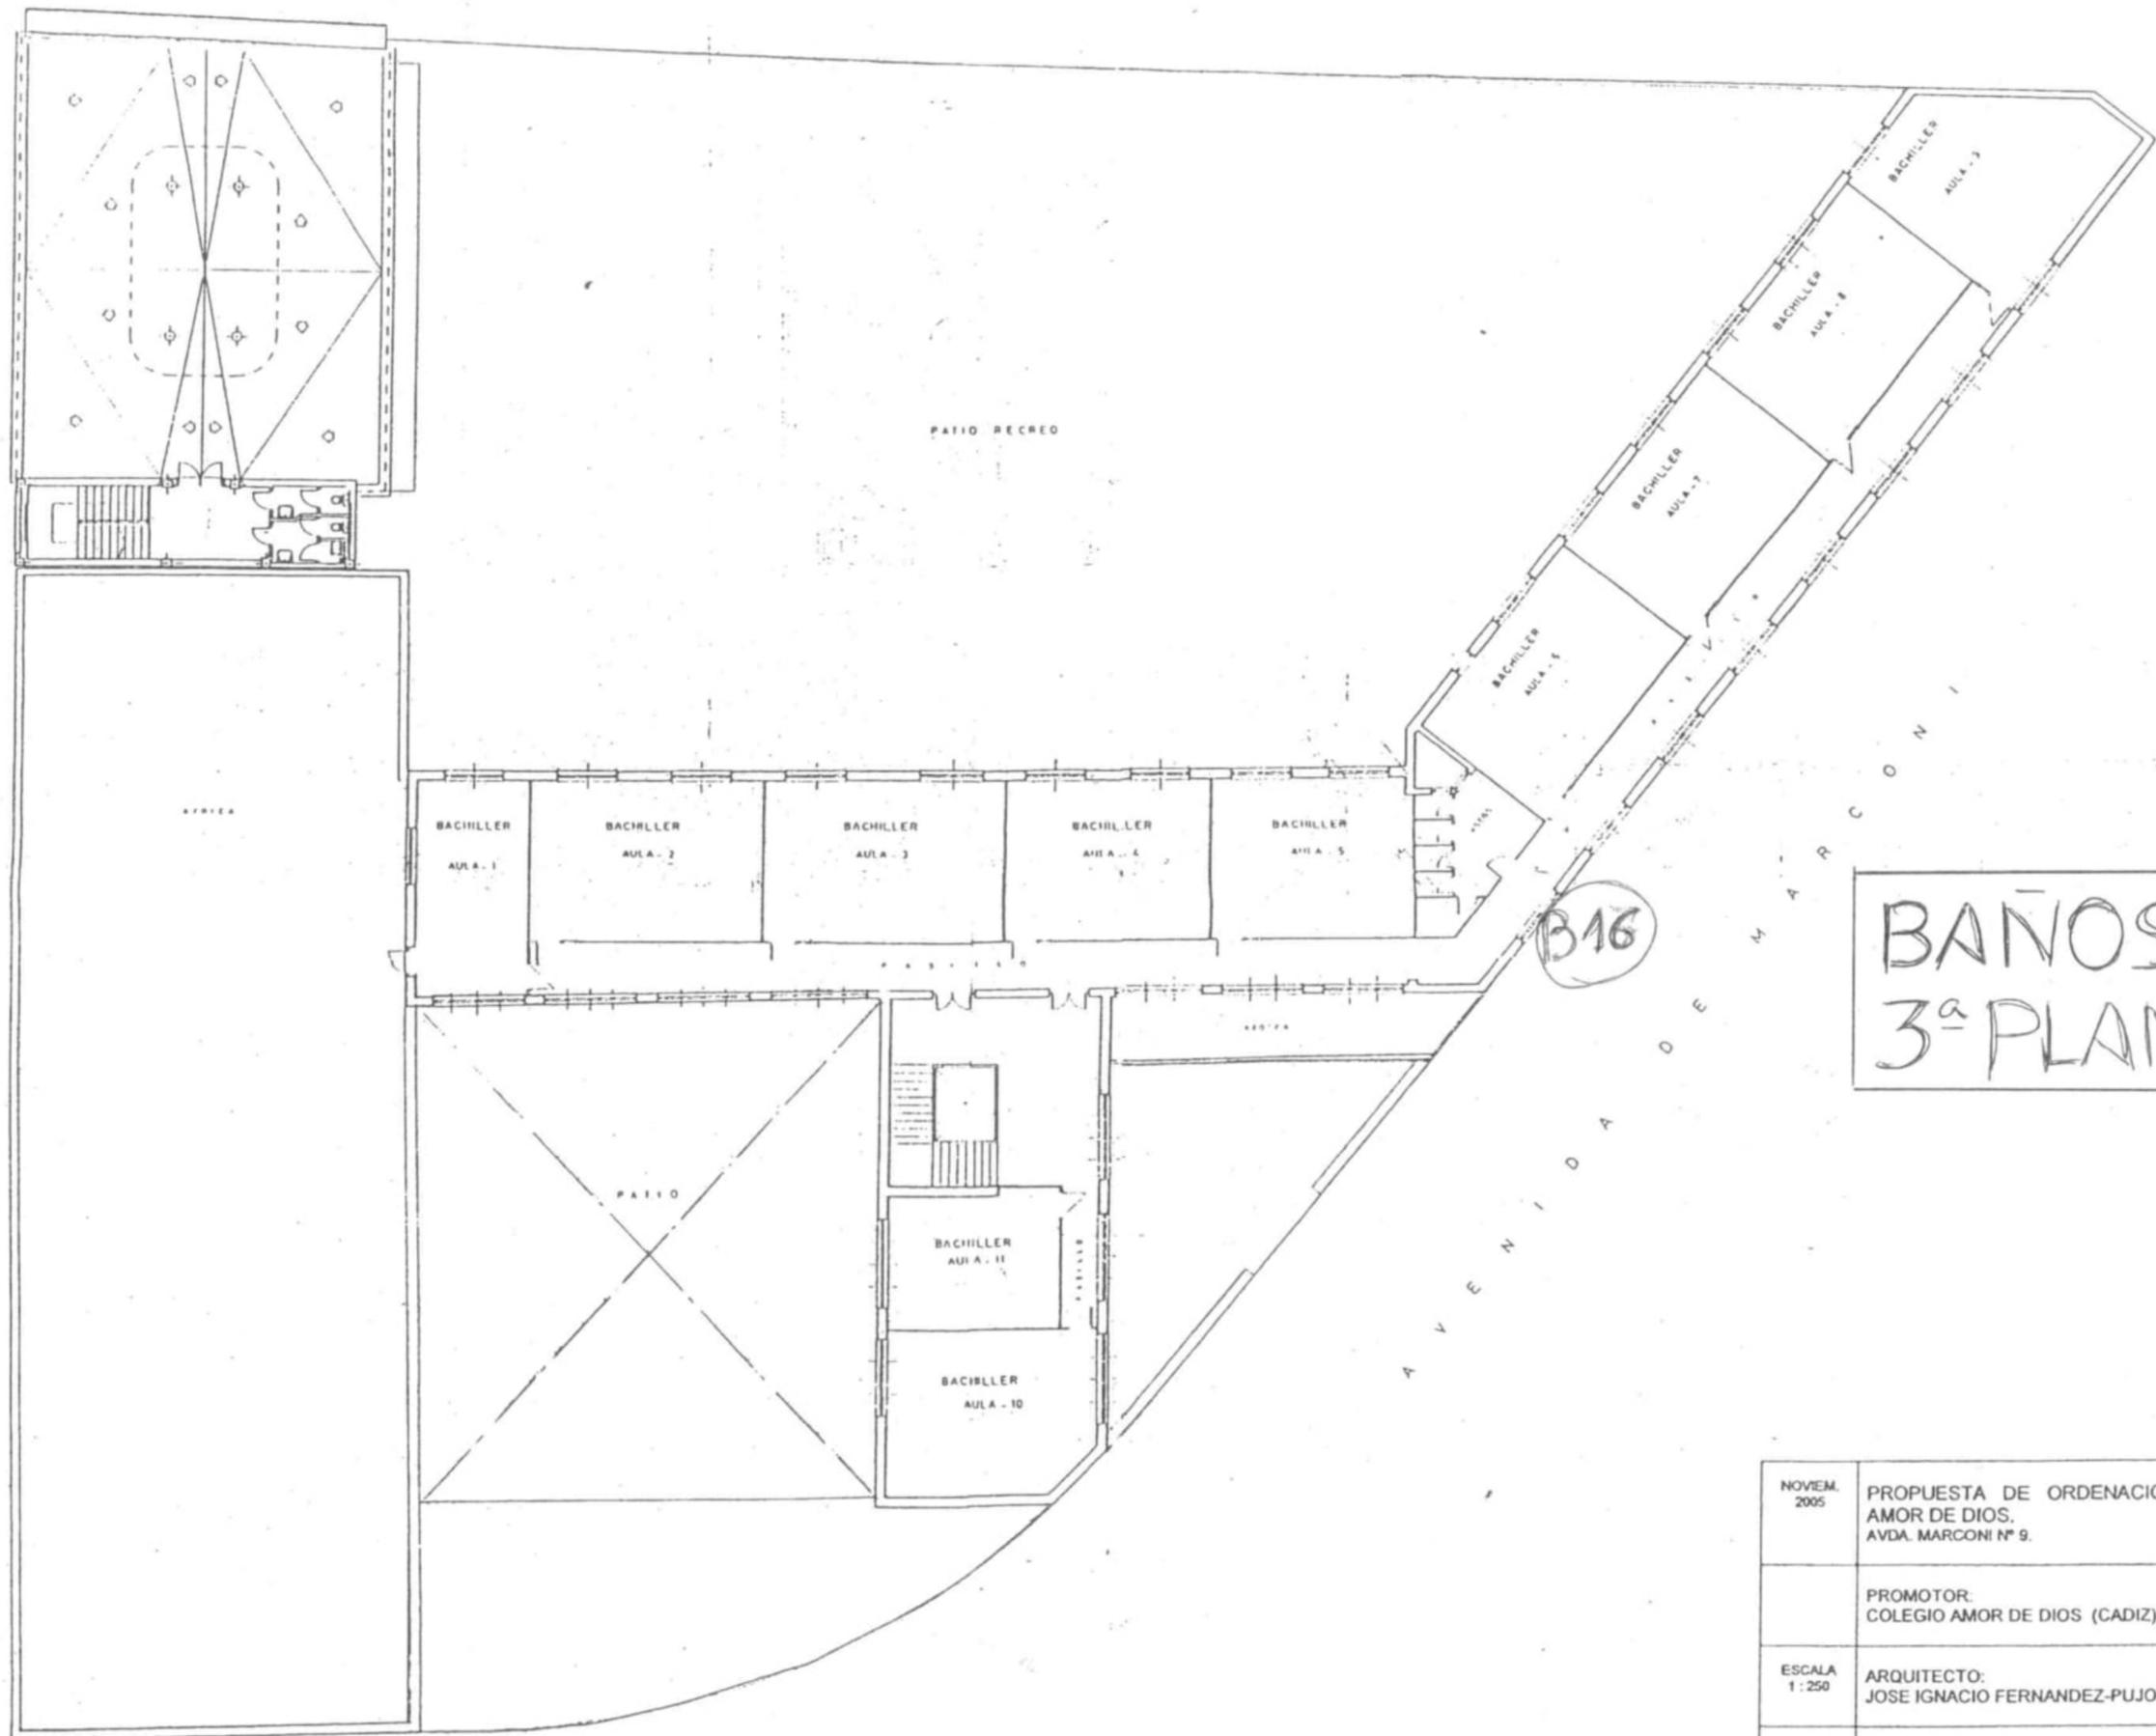

BAÑOS  
3ª PLANTA

NOVIEM. 2005	PROPUESTA DE ORDENACION VOLUMETRICA COLEGIO AMOR DE DIOS. AVDA. MARCONI Nº 9. CADIZ.
	PROMOTOR: COLEGIO AMOR DE DIOS (CADIZ)
ESCALA 1:250	ARQUITECTO: JOSE IGNACIO FERNANDEZ-PUJOL CABRERA. 
06	ESTADO ACTUAL / PLANTA TERCERA